


SEGMENT B

OSIE 8-15

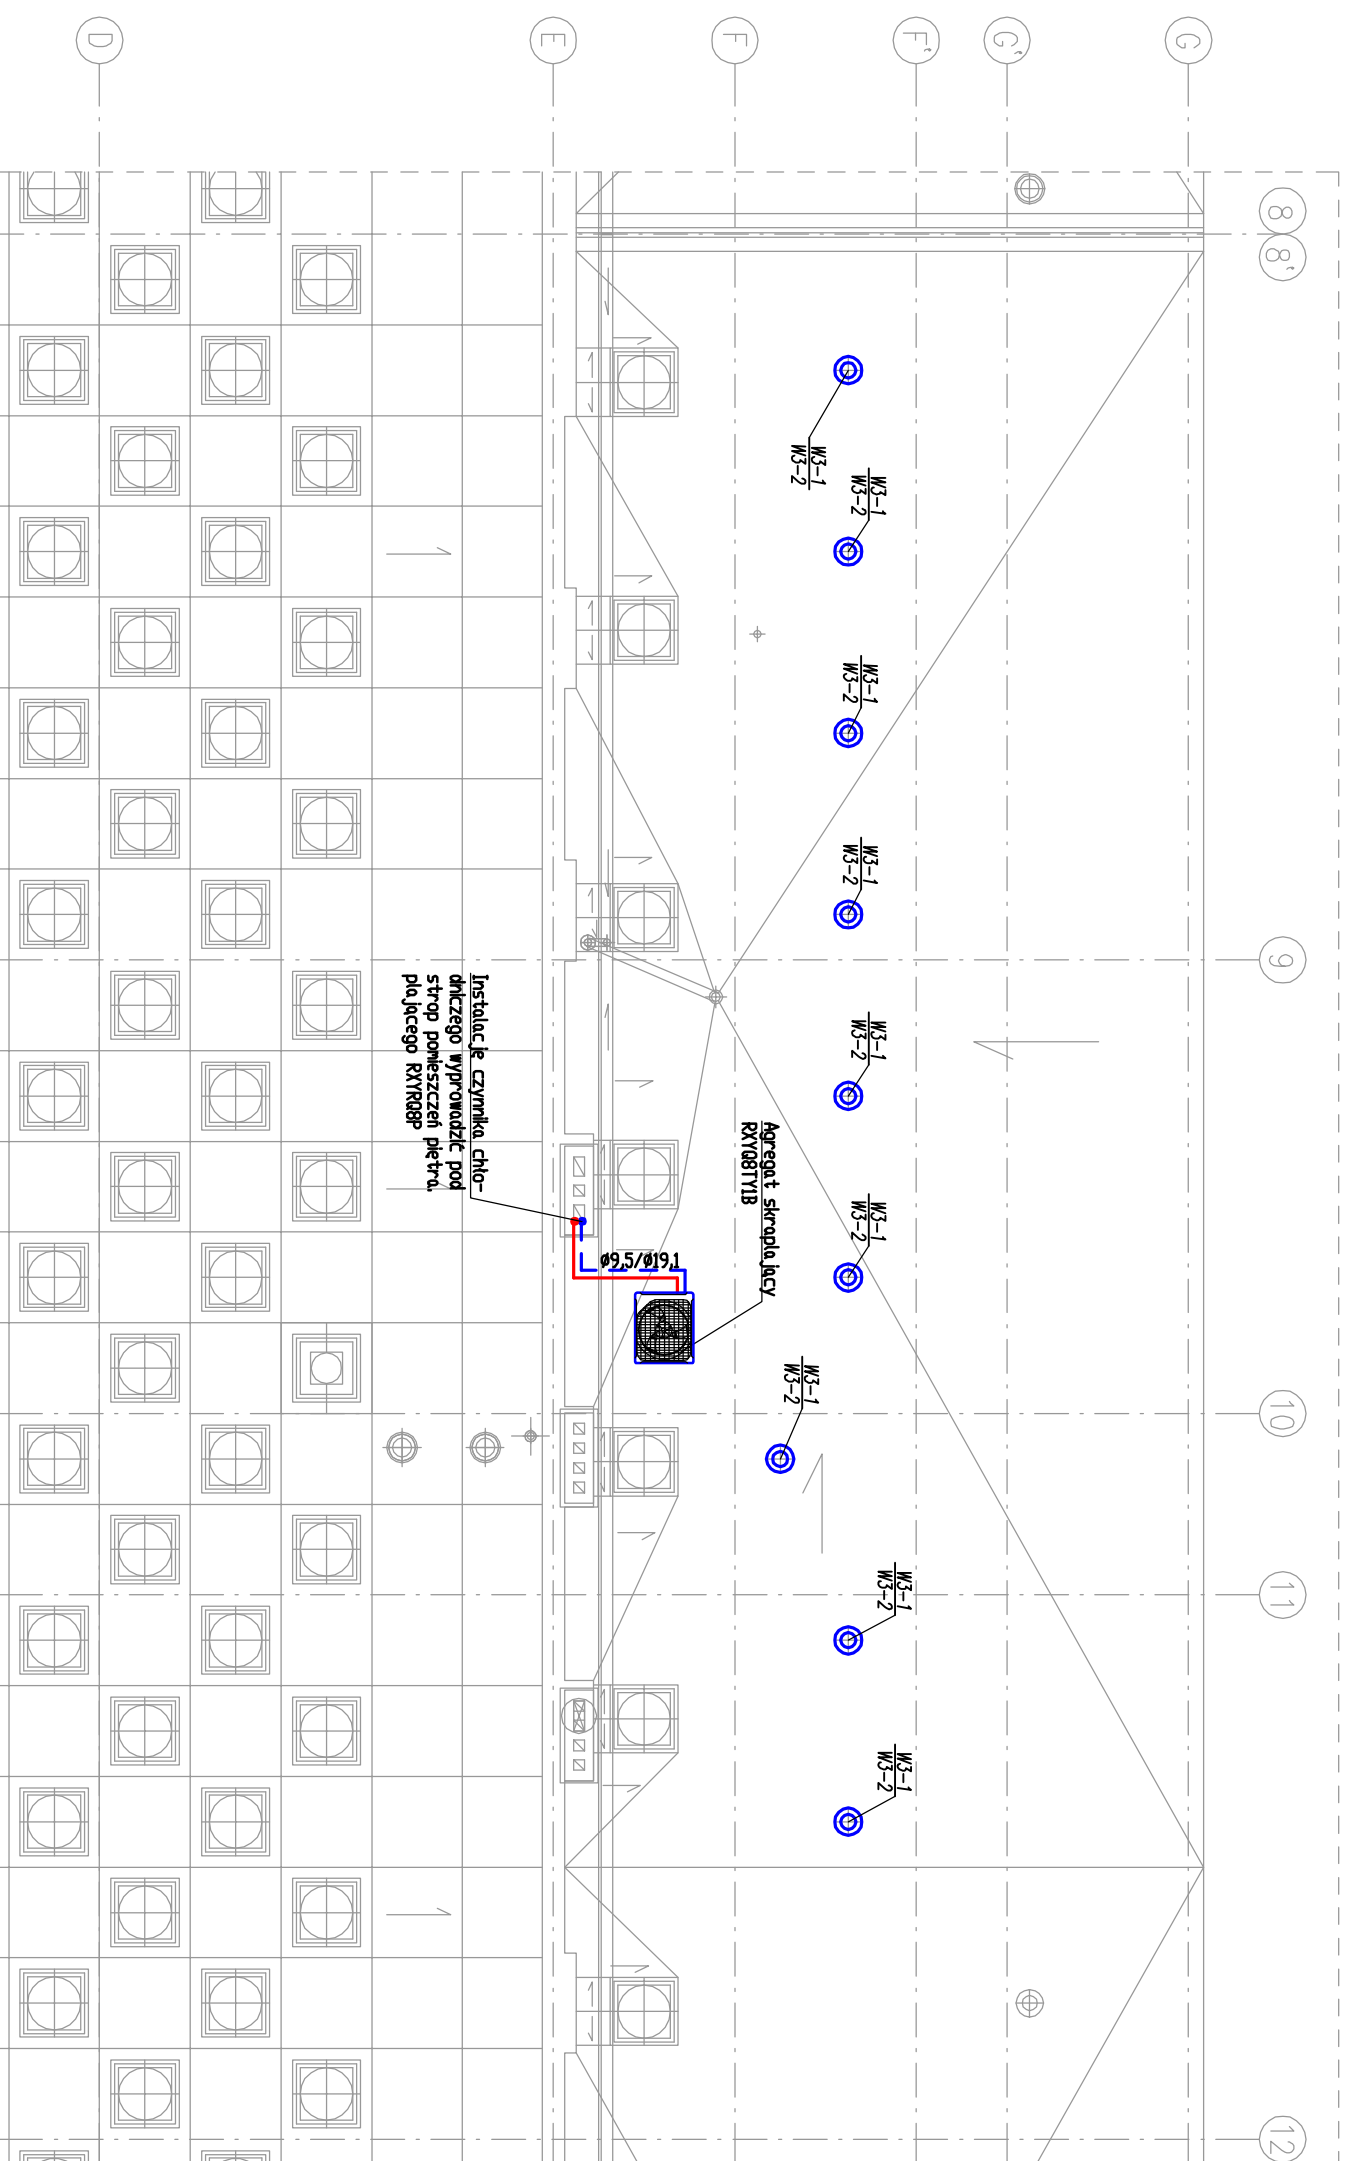

L.P.	Symbol	Opis	Wymiar	Ilość
1	N1-1	Dyfuzor symetryczny	DN 315/821x313	1 szt.
2	N1-2	Kolano Spiro, 90°	DN 315	3 szt.
3	N1-3	Rura Spiro	DN 315	7 mb
4	N1-4	Rura Spiro	DN 250	8 mb
5	N1-5	Rura Spiro	DN 160	5 mb
6	N1-6	Redukcja asymetryczna RN	DN 315/250	1 szt.
7	N1-7	Redukcja asymetryczna RN	DN 250/160	1 szt.
8	N1-8	Redukcja asymetryczna RN	DN 200/160	4 szt.
9	N1-9	Rura flex	DN 160	2 mb
10	N1-10	Przepustnica IRYS	DN 160	4 szt.
11	N1-11	Kolano Spiro, 45°	DN 160	5 szt.
12	N1-12	Szczelca siodłowy, 45° PS4	DN 250/160	3 szt.
13	N1-13	Szczelka rozprężna KP	DN 250, RDJ	4 szt.
14	N1-14	Anermostat nawiewny ANO	DN 250, RDJ	4 szt.
15	N1-15	Kolano Spiro, 30°	DN 315	1 szt.

L.P.	Symbol	Opis	Wymiar	Ilość
1	W1-1	Anermostat wywiewny ASW-3	367x367 mm, RDJ	8 szt.
2	W1-2	Rura flex	DN 160	2 mb
3	W1-3	Przepustnica IRYS	DN 160	4 szt.
4	W1-4	Kolano Spiro, 45°	DN 160	5 szt.
5	W1-5	Kolano Spiro, 45°	DN 315	1 szt.
6	W1-6	Kolano Spiro, 90°	DN 315	5 szt.
7	W1-7	Rura Spiro	DN 160	5 mb
8	W1-8	Rura Spiro	DN 315	19 mb
9	W1-9	Redukcja asymetryczna RN	DN 315/160	1 szt.
10	W1-10	Szczelca siodłowy, 45° PS4	DN 315/160	3 szt.
11	W1-11	Dyfuzor symetryczny	DN 315/821x313	1 szt.
12	W1-12	Kolano Spiro, 30°	DN 315	1 szt.

L.P.	Symbol	Opis	Wymiar	Ilość
1	W2-1	Zawór wentylacyjny KK 100	DN 100, RDJ	2 szt.
2	W2-2	Rura Spiro	DN 100	9 mb
3	W2-3	Kolano Spiro, 90°	DN 100	3 szt.
4	W2-4	Przepustnica IRYS	DN 100	2 szt.
5	W2-5	Tłok Spiro	DN100	1 szt.
6	W2-6	Wentylator kanałowy SYSTEMAIR K100M	DN100	1 szt.
7	W2-7	Podstawa dachowa PD typ B2	DN 100	1 szt.
8	W2-8	Wentylator dachowy	DN 100	1 szt.

L.P.	Symbol	Opis	Wymiar	Ilość
1	W3-1	Podstawa dachowa PD typ B2	DN 160	11 szt.
2	W3-2	Wentylator dachowy	DN 160	11 szt.
3	W3-3	Podstawa dachowa PD typ B2	DN 200	1 szt.
4	W3-4	Wentylator dachowy	DN 200	1 szt.

AUTORSKIE STUDIO ARCHITEKTONICZNE WÓJCIECH TKACZYK
UL. LUDWICY 10, 61-054 POZNAŃ

PROJEKT WYKONAWCZY
BUDYNEK GŁÓWNY AW/F PRZY UL. KRÓLOWEJ JADWIGI 27/39 W POZNANIU

FAZA PROJEKTU: INST. SANIT. WENT.-KLIM.
OBJEKT: Rzut dachu w osiach 8-12; D-G Wentylacja i klimatyzacja.

BRANŻA: INST. SANITARNE
PROJEKTANT: INST. SANIT.
SPRAWDZAJĄCY: INST. SANIT.
FUNKCJA: INST. SANIT.

ZLEC.: 01/2013
DATA OPRAC.: 03/2013
SKALA: 1: 100
NR ARK.: 50

PROJEKTANT BUDYNKU: PROF. ARCH. MAREK LEYKAM (1908-1983)